

PROJETO ELÉTRICO AMPLIAÇÃO


Lista de Materiais - Componentes

Descrição do Material	Dimensões	Quantidade e (peças)
		12
Caixas de Embutir		
Caixa de Luz 4"x2", de embutir, em PVC na cor amarelo para eletroduto corrugado	4"x2"	18
Caixa octogonal 4"x4" com fundo móvel, em PVC na cor amarela para eletroduto corrugado	4"x4"	9
Interruptores + Tomadas		
Conjunto montado de 1 Interruptor Simples + 1 Tomada 2P+T, 10A, 4"x2"	1S+1Tom.10A, 4"x2"	5
Quadros		
Quadro de Distribuição 6/8 Disjuntores, de embutir, fabricado em PVC antichamas, com barramento de terra e neutro, porta branca, dimensões 245x190x78,7mm.	6/8 Disjuntores	1
Tomadas		
Conjunto montado de 1 Tomada 2P+T, 10A, posto horizontal, 4"x2"	10A, 4"x2"	13

PROJETO ELÉTRICO AMPLIAÇÃO DA ESCOLA




OBRA:		AMPLIAÇÃO DA ESCOLA MUNICIPAL GIRCENA SANTOS REAL	
CLIENTE:		PREFEITURA MUNICIPAL DE DIVINO/MG	
		PREFEITO MUNICIPAL - MAURI VENTURA DO CARMO	
ENDEREÇO:		DISTRITO VARGEM GRANDE, VILA SANTA MÔNICA, DIVINO/MG	
DATA:		21/05/2025	
AUTOR DO PROJETO:		BRUNO MORAIS PARREIRA DA SILVA	
R.T:		BRUNO MORAIS PARREIRA DA SILVA	
CREA/MG:		245032/D	
		Nº DA PRANCHA	
		01 / 02	
		ESCALA:	
		1 : 75	

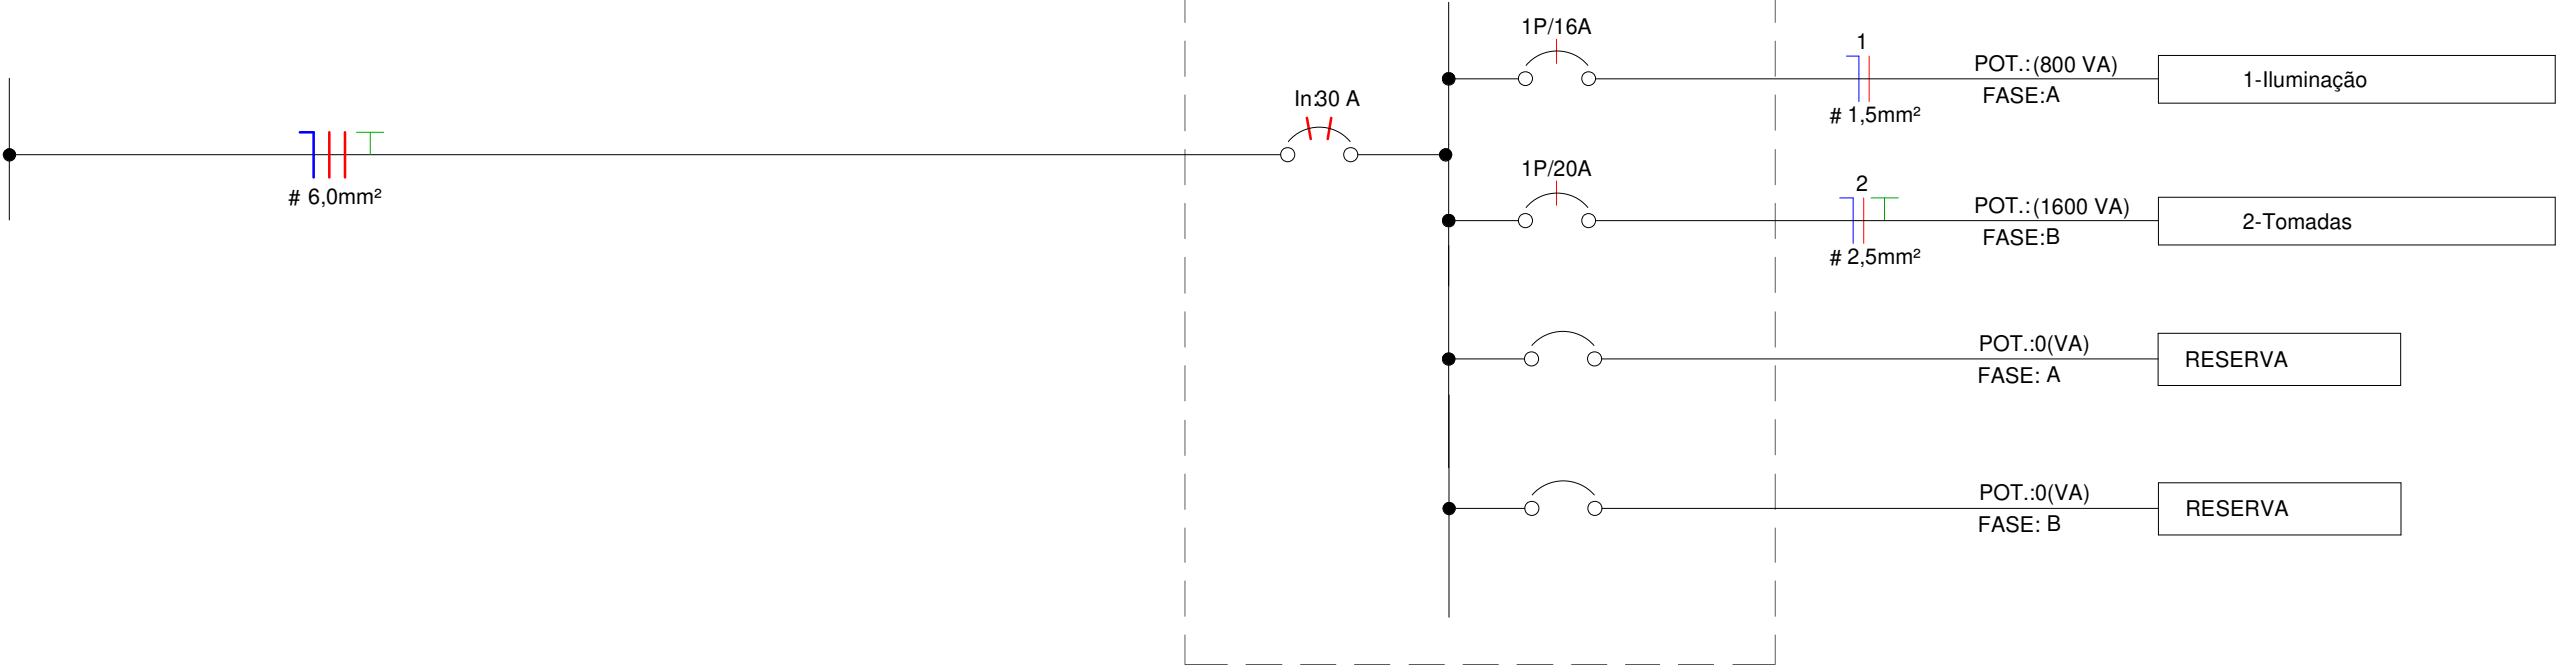

QUADRO UNIFILAR

Lista de Materiais - Eletrodutos		
Descrição do Material	Diâmetro Nominal	Comprimento (m)
Eletroduto flexível corrugado, em PVC na cor amarelo antichamas, conforme NBR15465	Ø25	31,16 m
Eletroduto flexível corrugado, em PVC na cor amarelo antichamas, conforme NBR15465	Ø20	99,14 m

PROJETO ELÉTRICO AMPLIAÇÃO DA ESCOLA

	OBRA: AMPLIAÇÃO DA ESCOLA MUNICIPAL GIRCENA SANTOS REAL	
	CLIENTE: PREFEITURA MUNICIPAL DE DIVINO/MG	
	PREFEITO MUNICIPAL - MAURI VENTURA DO CARMO	
	ENDEREÇO: DISTRITO VARGEM GRANDE, VILA SANTA MÔNICA, DIVINO/MG	
	DATA: 21/05/2025	Nº DA PRANCHA 02 / 02
AUTOR DO PROJETO: BRUNO MORAIS PARREIRA DA SILVA		
R.T: BRUNO MORAIS PARREIRA DA SILVA		ESCALA: 1 : 50
CREA/MG: 245032/D		